



COMUNITA' MONTANA DI VALLE CAMONICA
Servizio Antincendio Boschivo

PROGETTO DEFINITIVO-ESECUTIVO

Progetto di adeguamento e potenziamento infrastrutture
A.I.B. in Valle Camonica
- Anno 2015 -

COMUNE DI ONO SAN PIETRO
LOCALITA' "Pagherina del Blé"



Tavola:

12.2


- ESTRATTO MAPPA scala 1:2.000
- ESTRATTO C.T.R. scala 1:10.000
- SEZIONI TIPO scala 1:100
- PLANIMETRIA PIAZZOLA ELICOTTERO scala 1:100
- PARTICOLARI COSTRUTTIVI

Il progettista:
(Dott. for. Paolo Pariteghini)


Breno II, Dicembre 2015

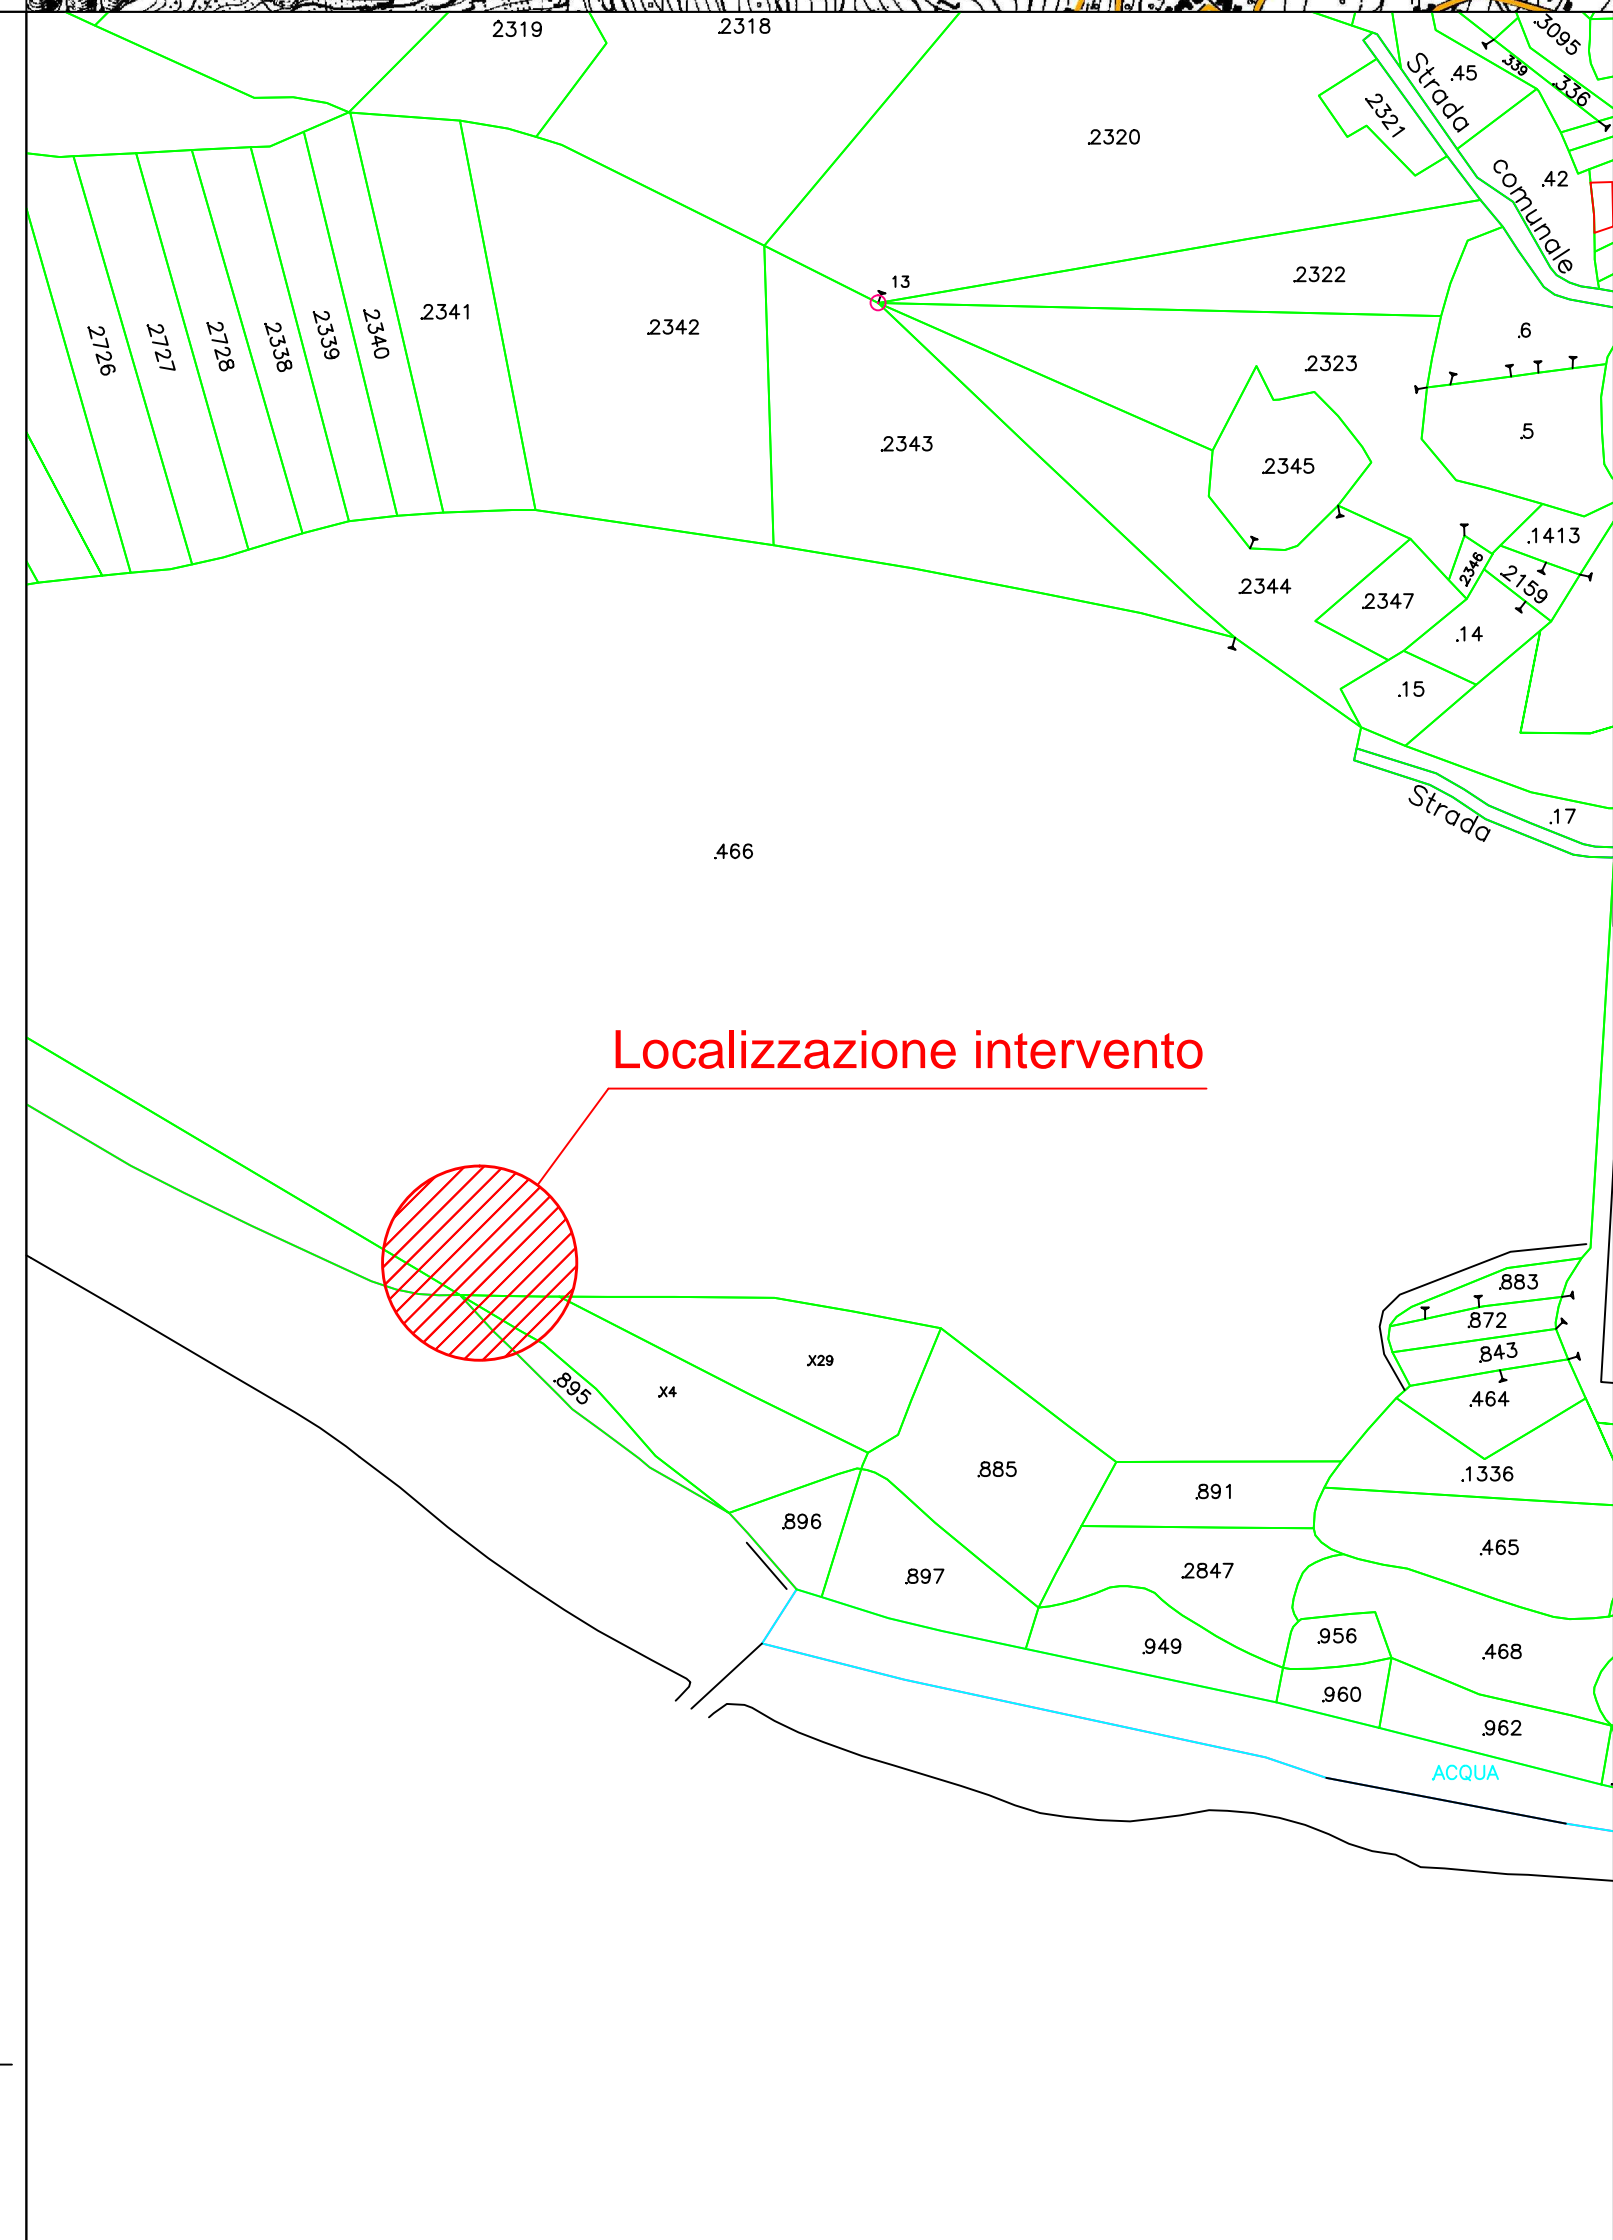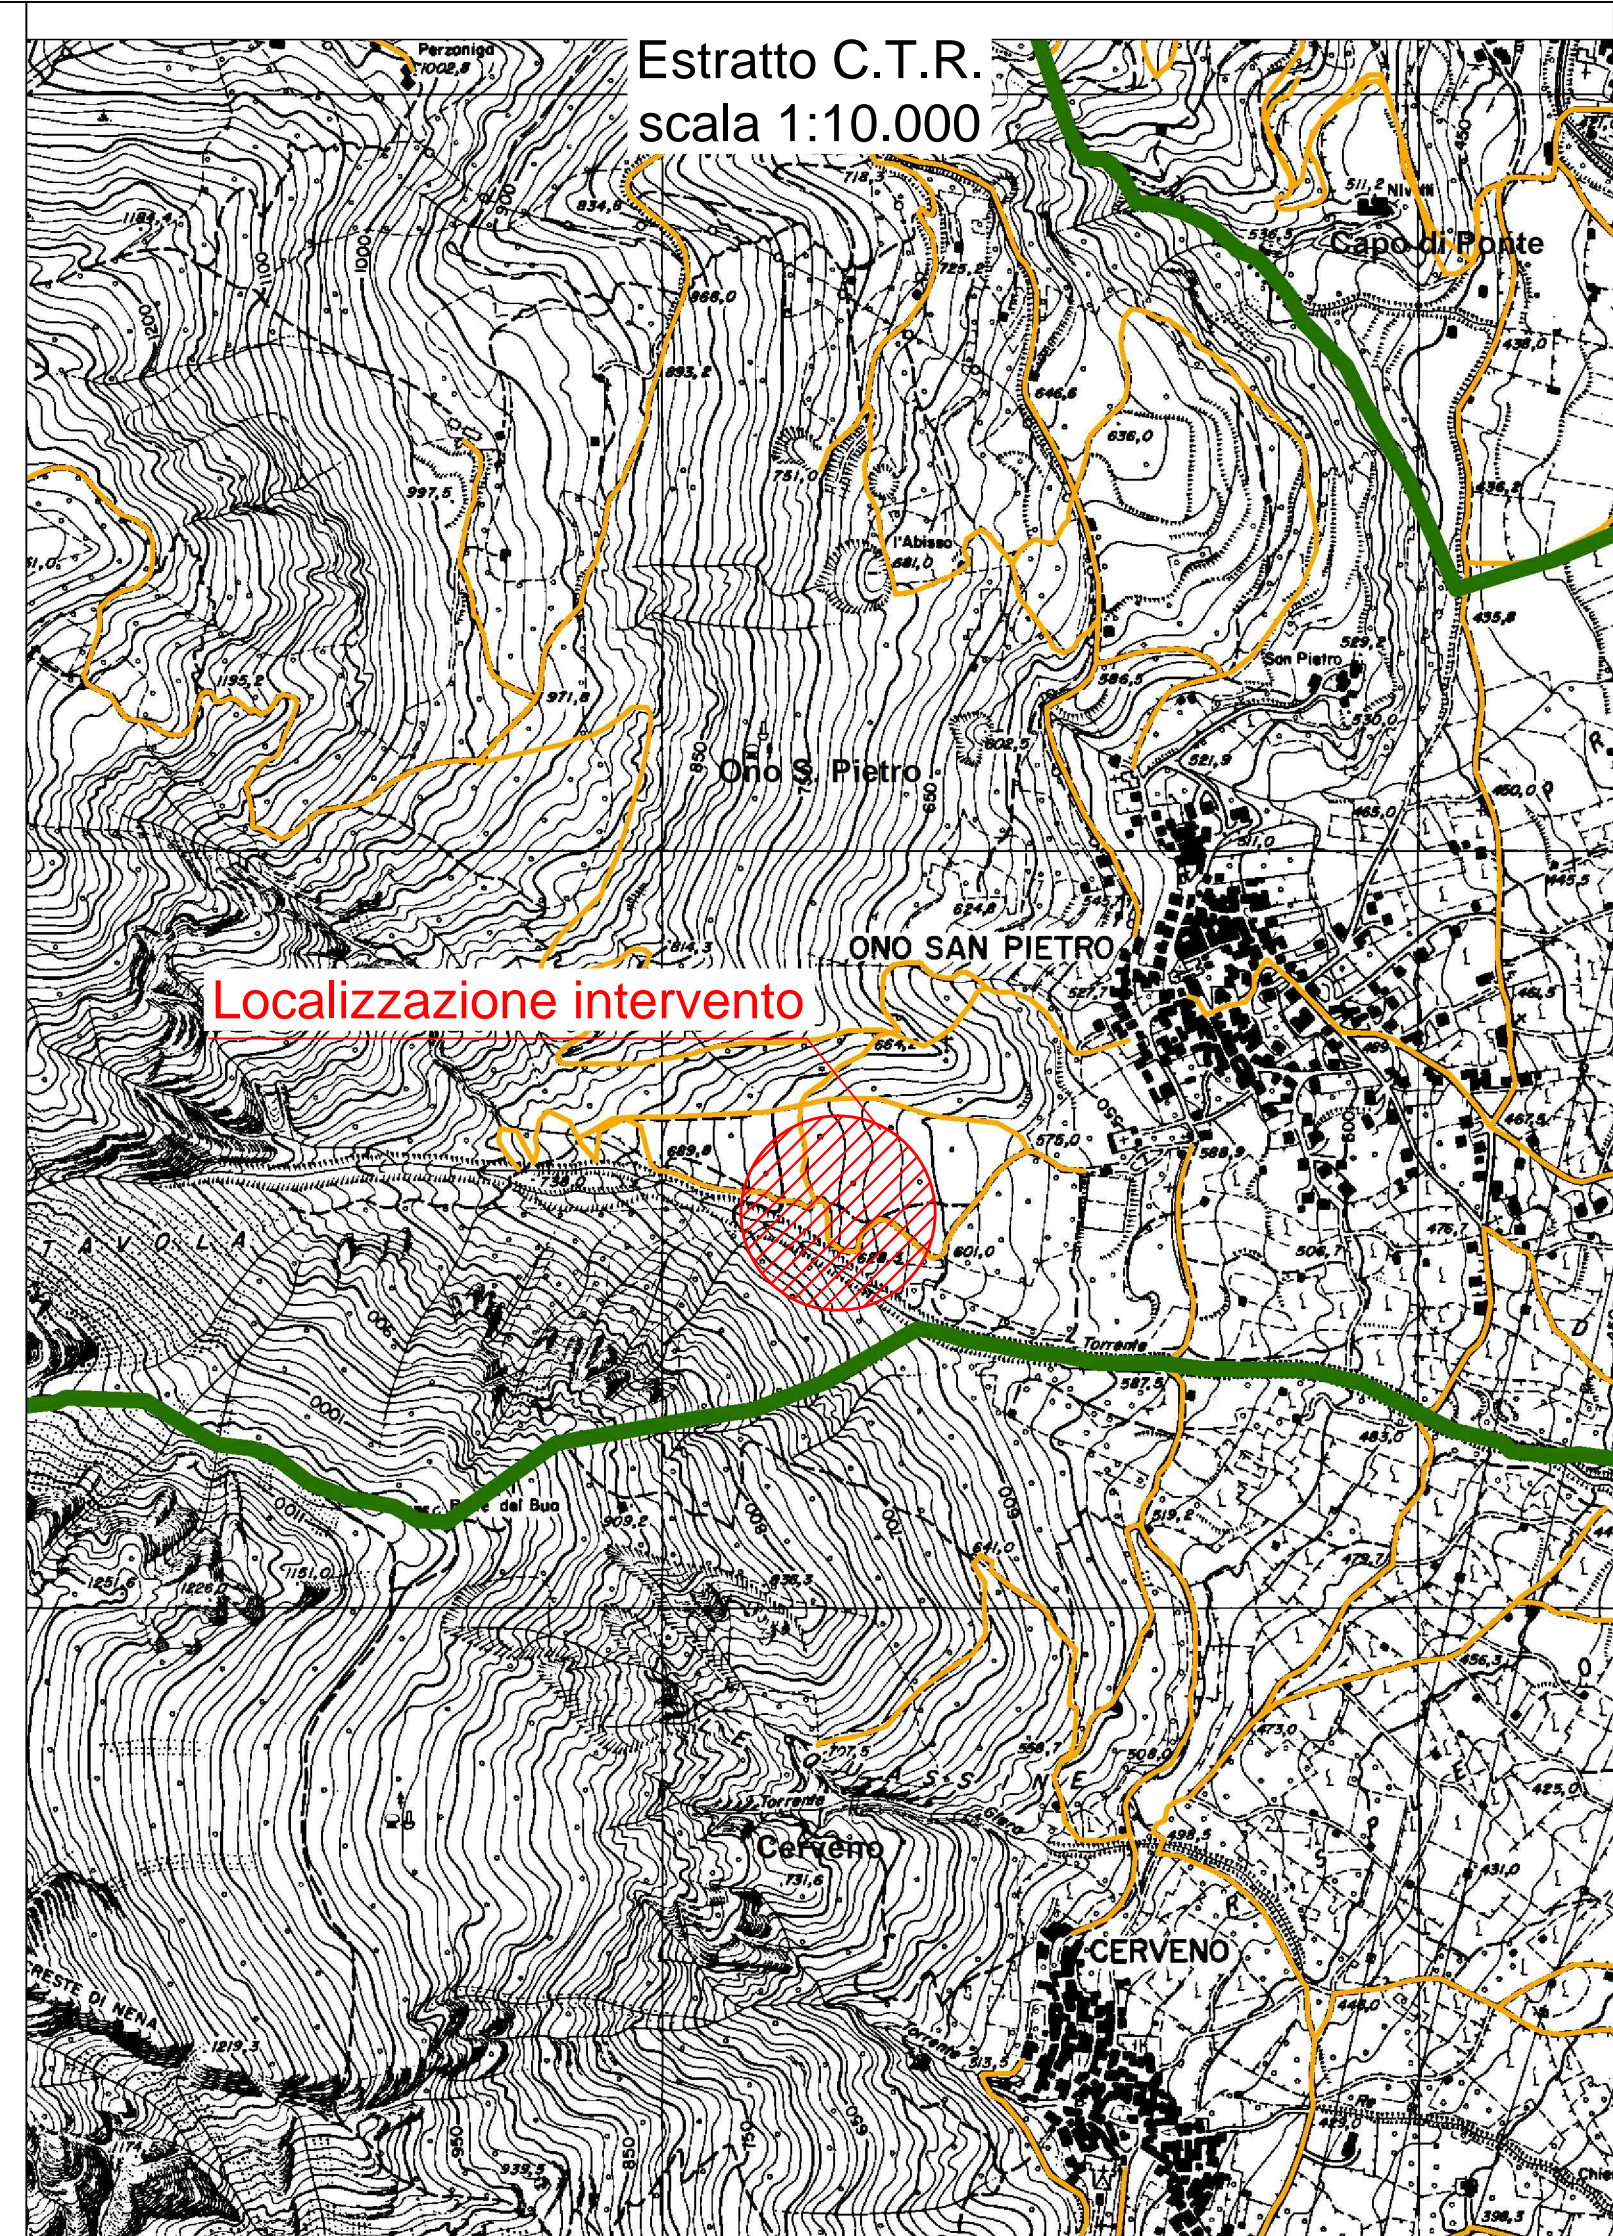

PLANIMETRIA PIAZZOLA
ELICOTTERO scala 1:100

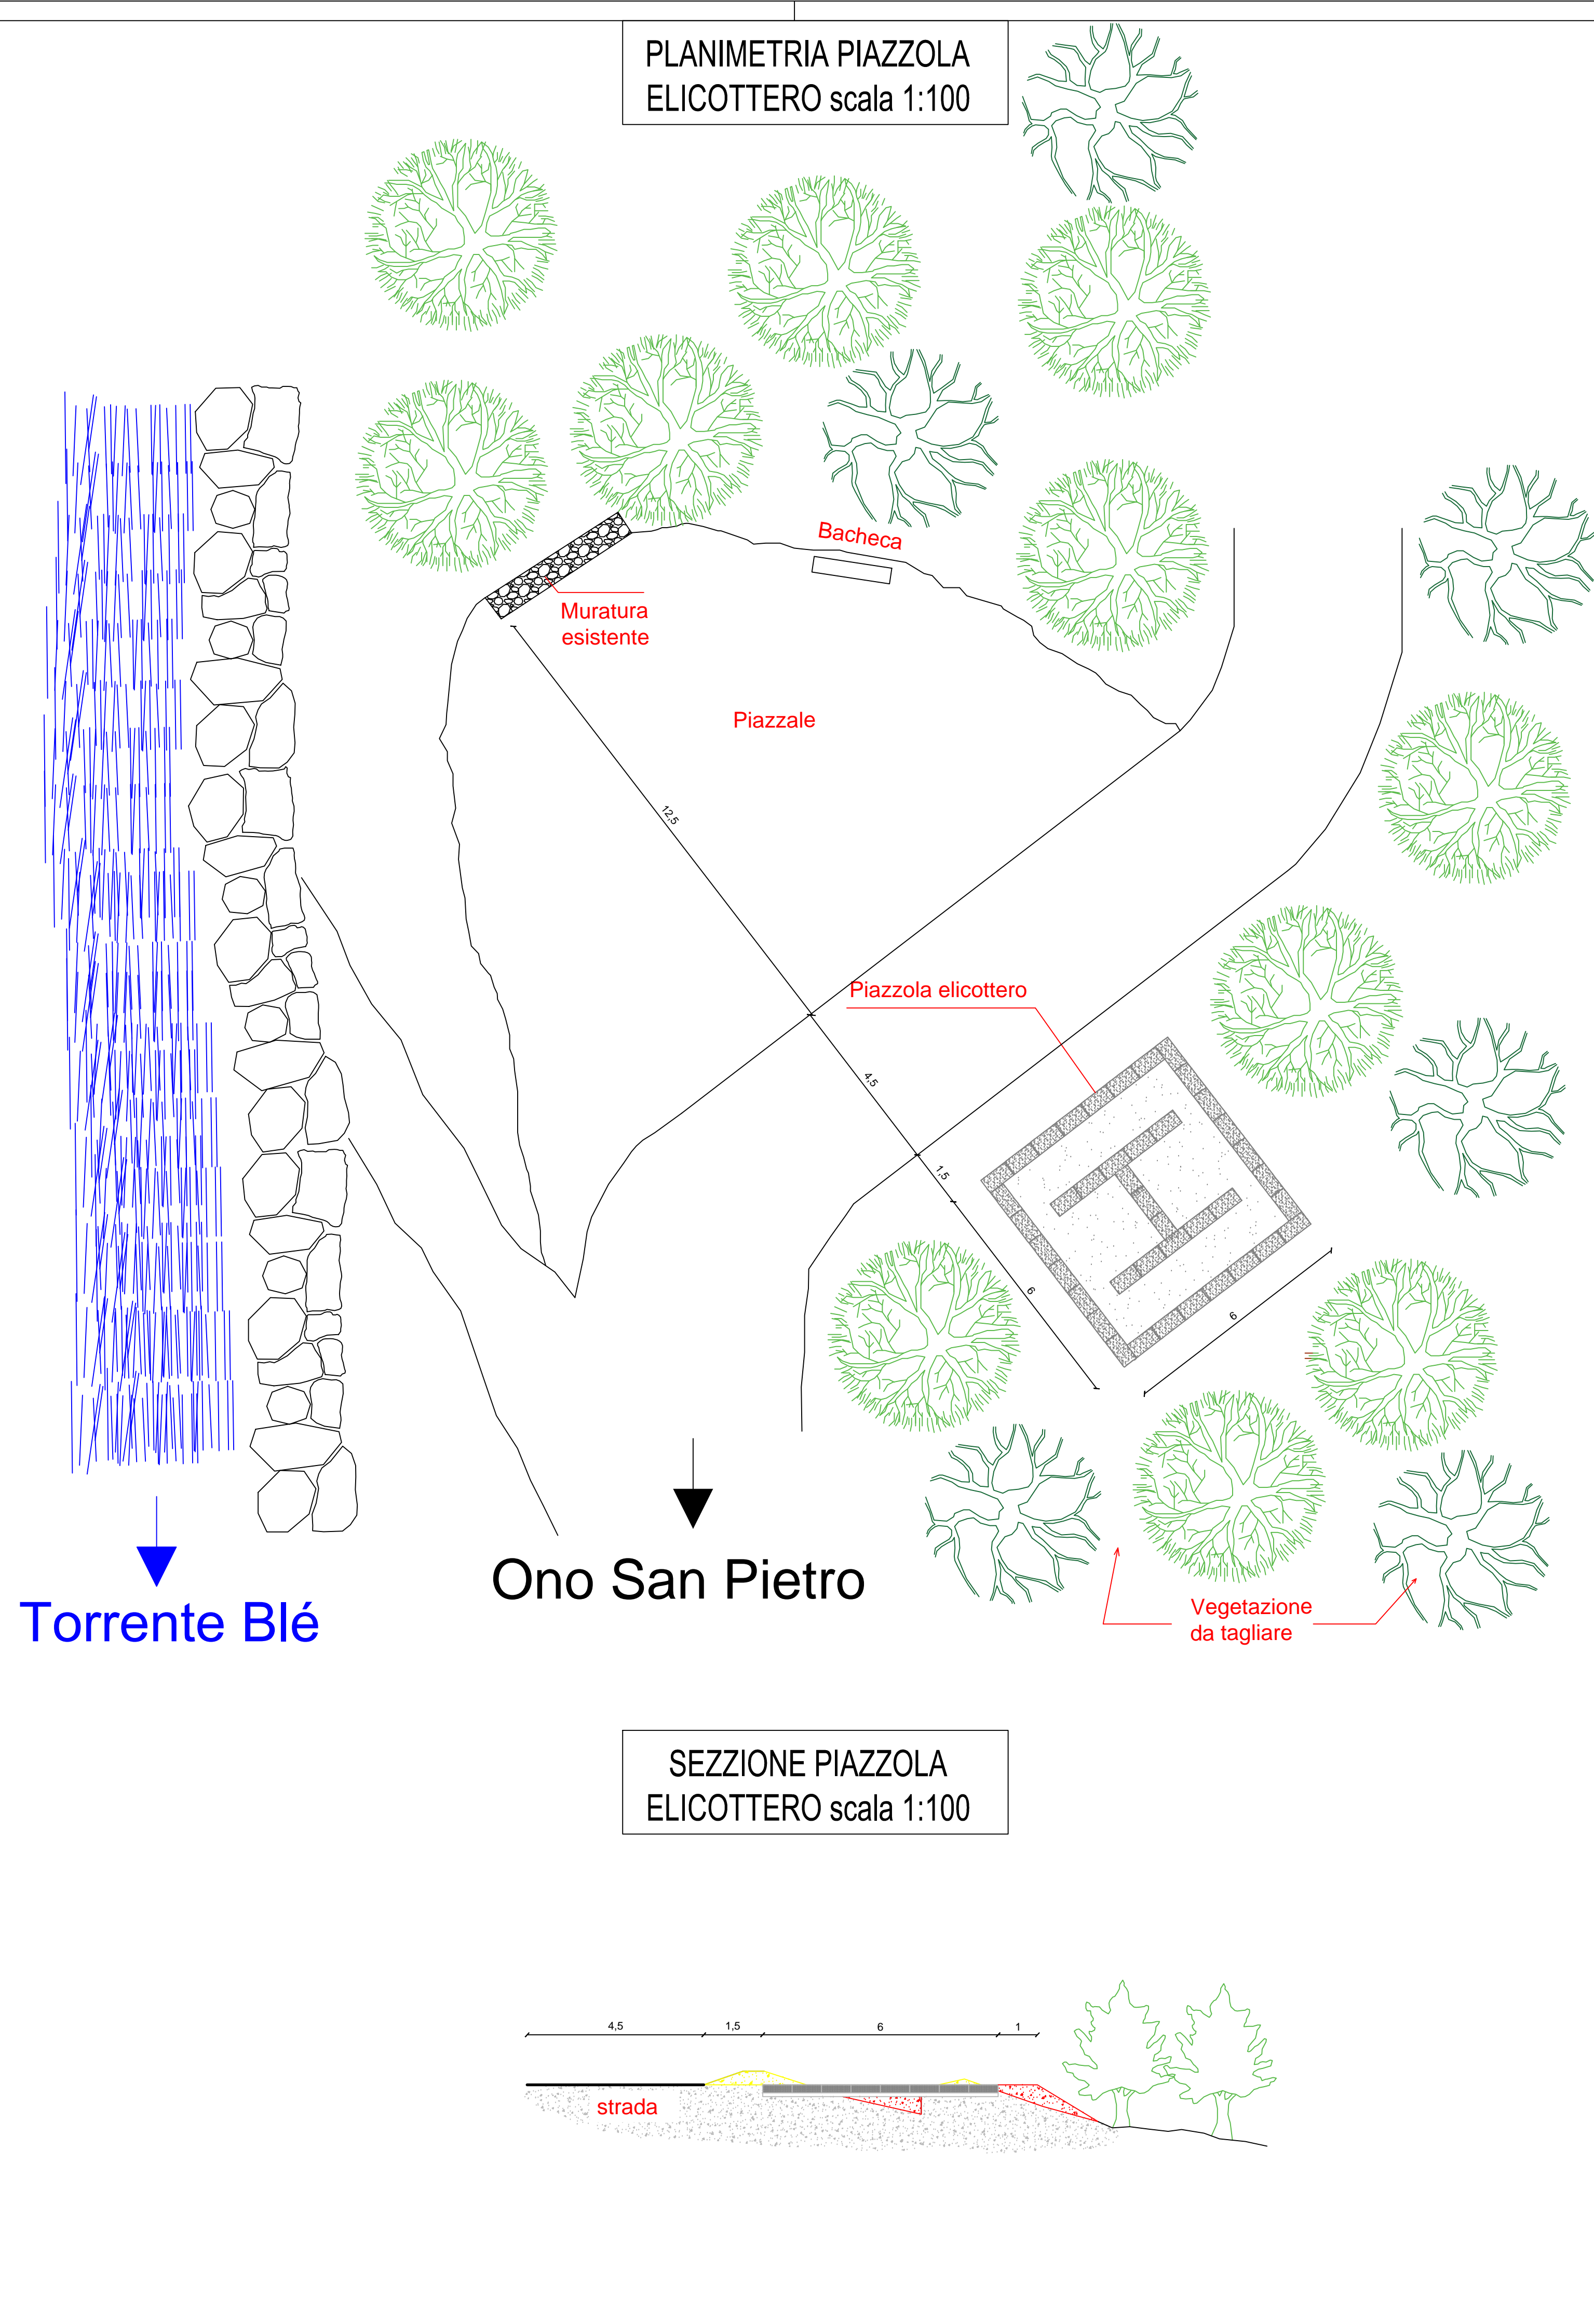

Particolari costruttivi
Piazzola elicottero
scala 1:50

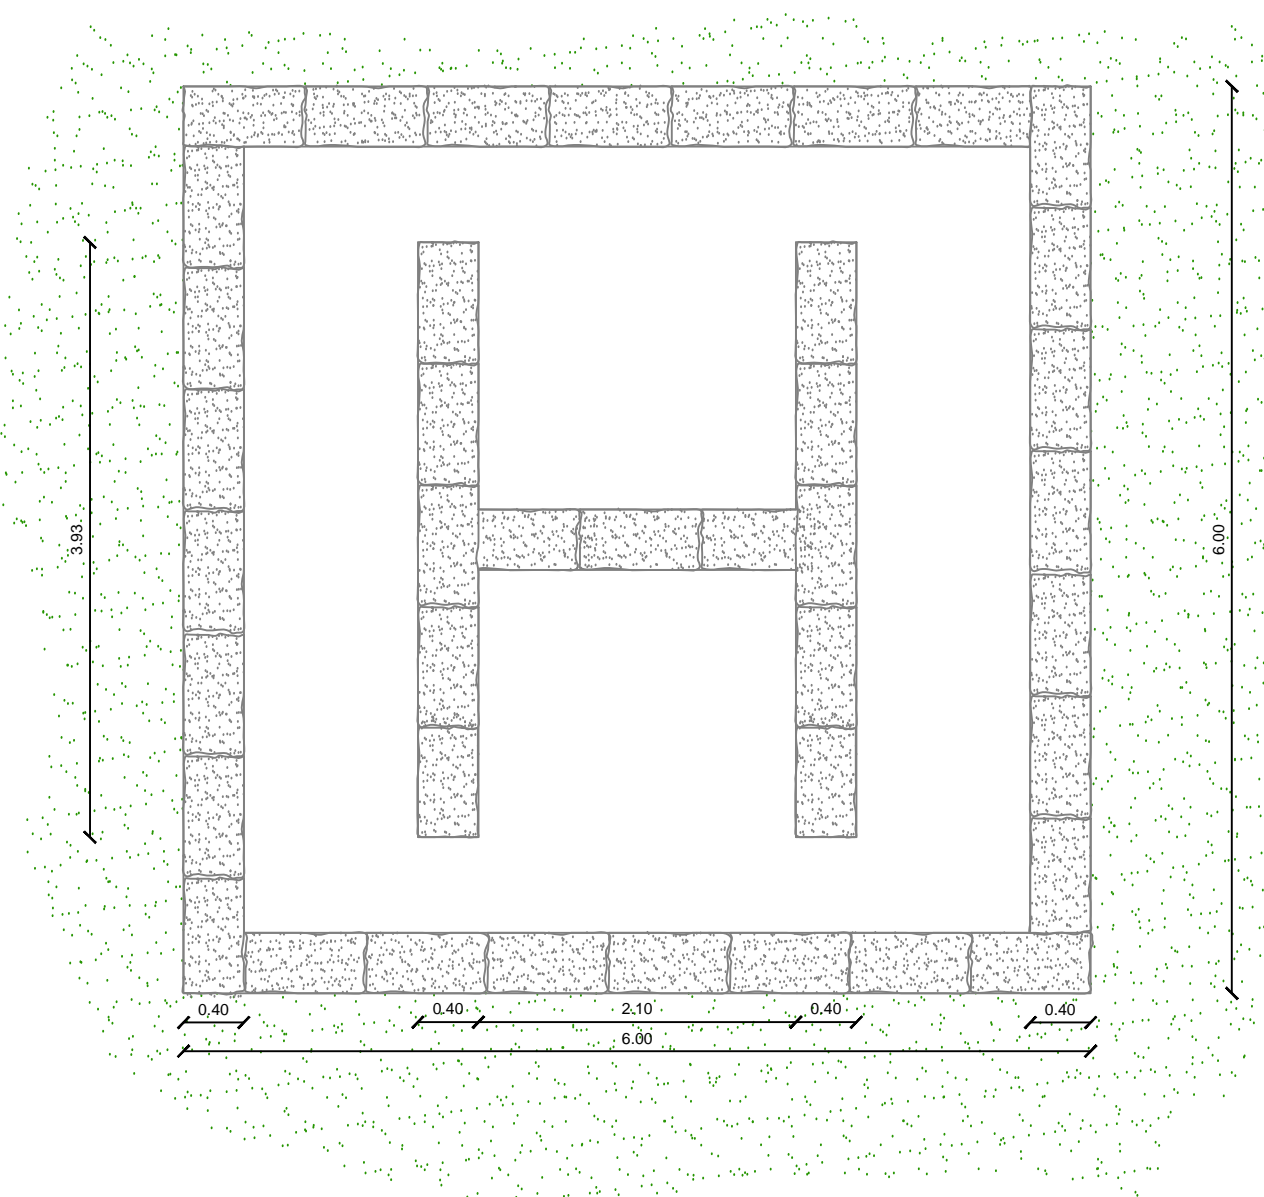


Piastre autobloccanti 15/20 cm

Terreno esistente

Getto di calcestruzzo di 10-15 cm

Rete elettrosaldata

SEZIONE PIAZZOLA
ELICOTTERO scala 1:100

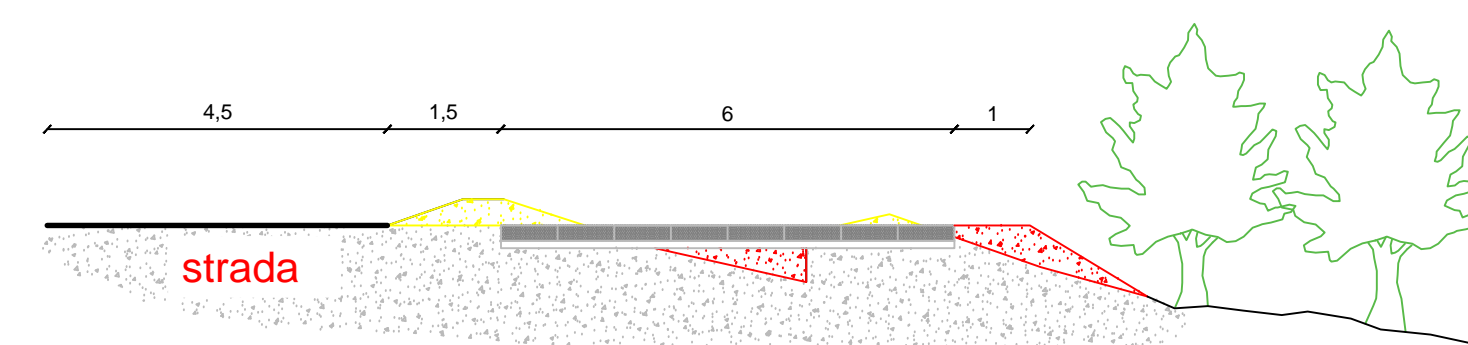

Torrente Blé

Ono San Pietro

strada