



COMUNITA' MONTANA DI VALLE CAMONICA
Servizio Antincendio Boschivo

PROGETTO DEFINITIVO-ESECUTIVO

Progetto di adeguamento e potenziamento infrastrutture
A.I.B. in Valle Camonica
- Anno 2018 -

COMUNE DI OSSIMO
LOCALITA' "PLADENAR"

Tavola:
15.3

- ESTRATTO C.T.R. scala 1:2.000
- ORTOFOTO scala 1:1.500
- ESTRATTO MAPPA scala 1:2.000
- PARTICOLARI COSTRUTTIVI
- DOCUMENTAZIONE FOTOGRAFICA

Il progettista:
(Dott.for. Paolo Panteghini)

Breno II, Maggio 2018

Estratto CTR
scala 1:2000


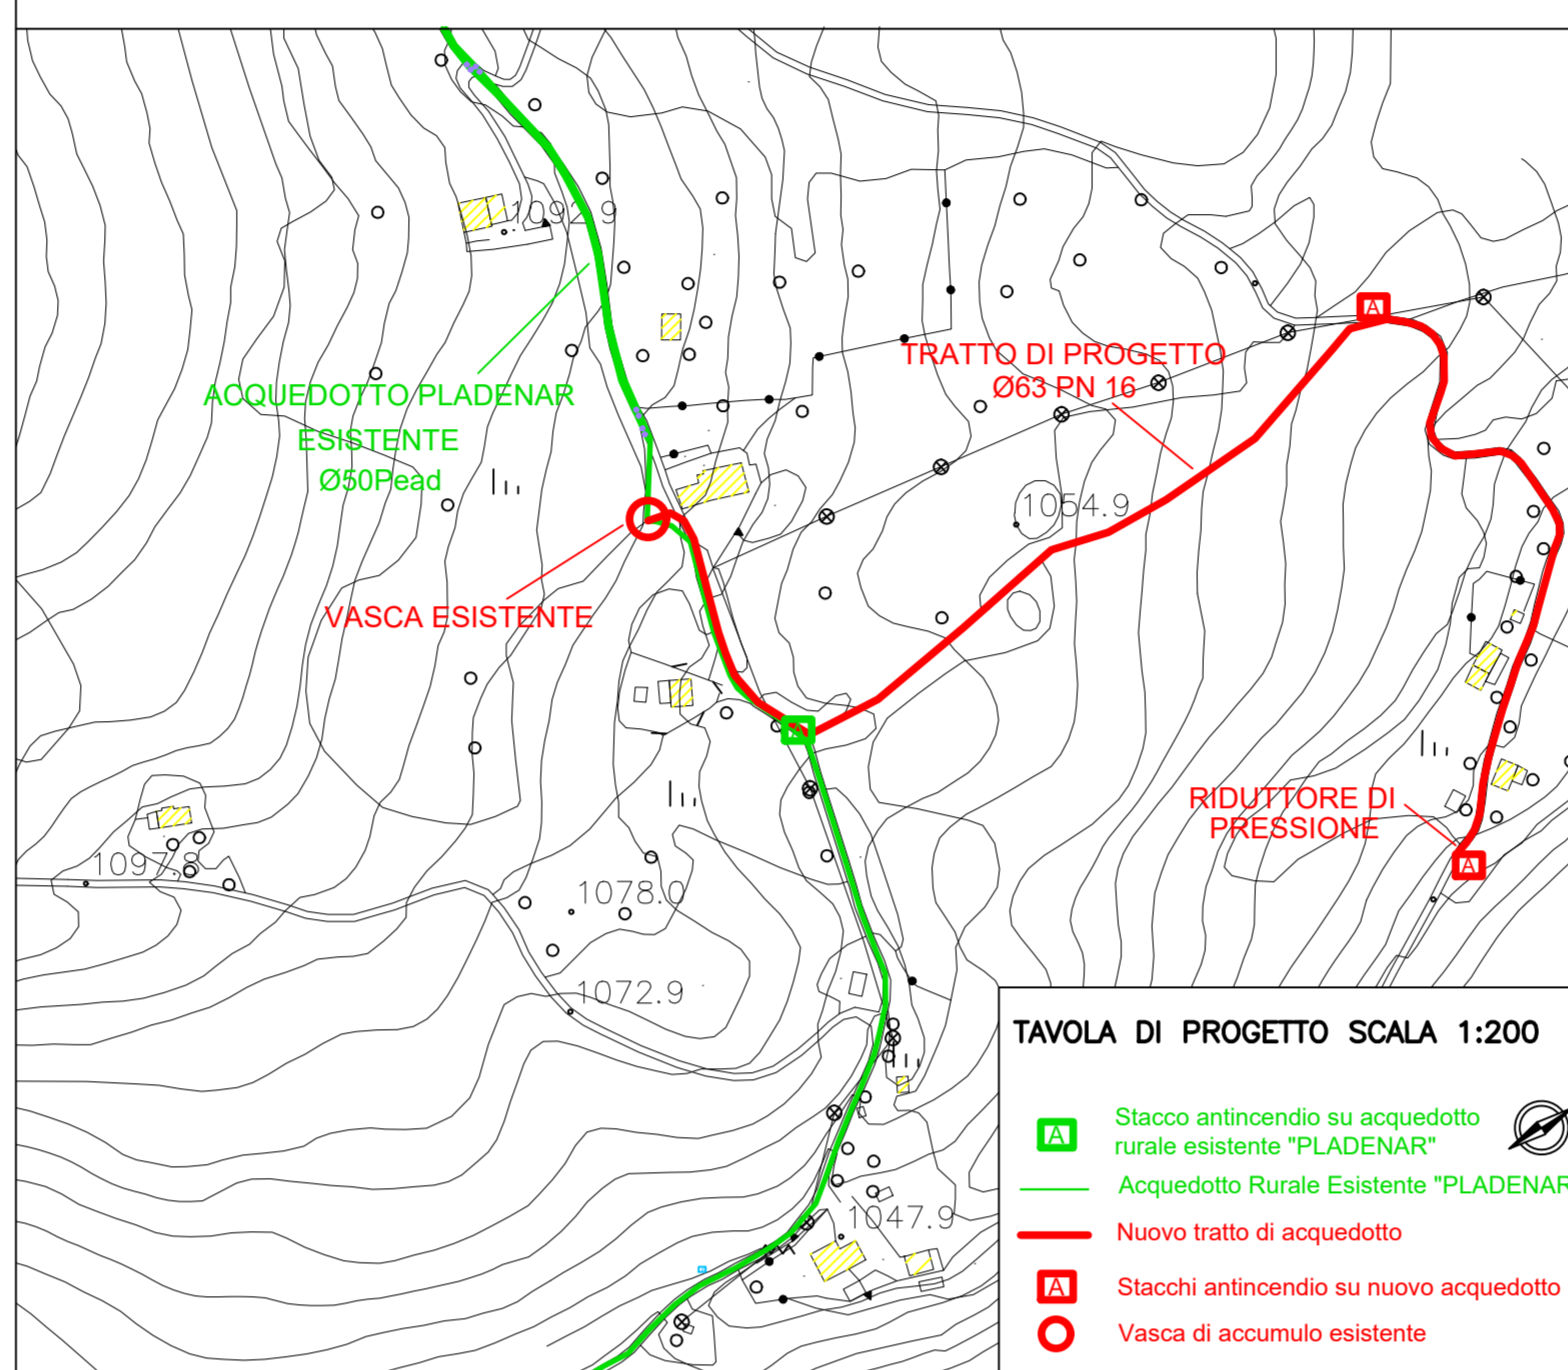



TAVOLA DI PROGETTO SCALA 1:2000

- Stacco antincendio su acquedotto rurale esistente "PLADENAR"
- Acquedotto Rurale Esistente "PLADENAR"
- Nuovo tratto di acquedotto
- Stacchi antincendio su nuovo acquedotto
- Vasca di accumulo esistente


Estratto Mappa
scala 1:2000

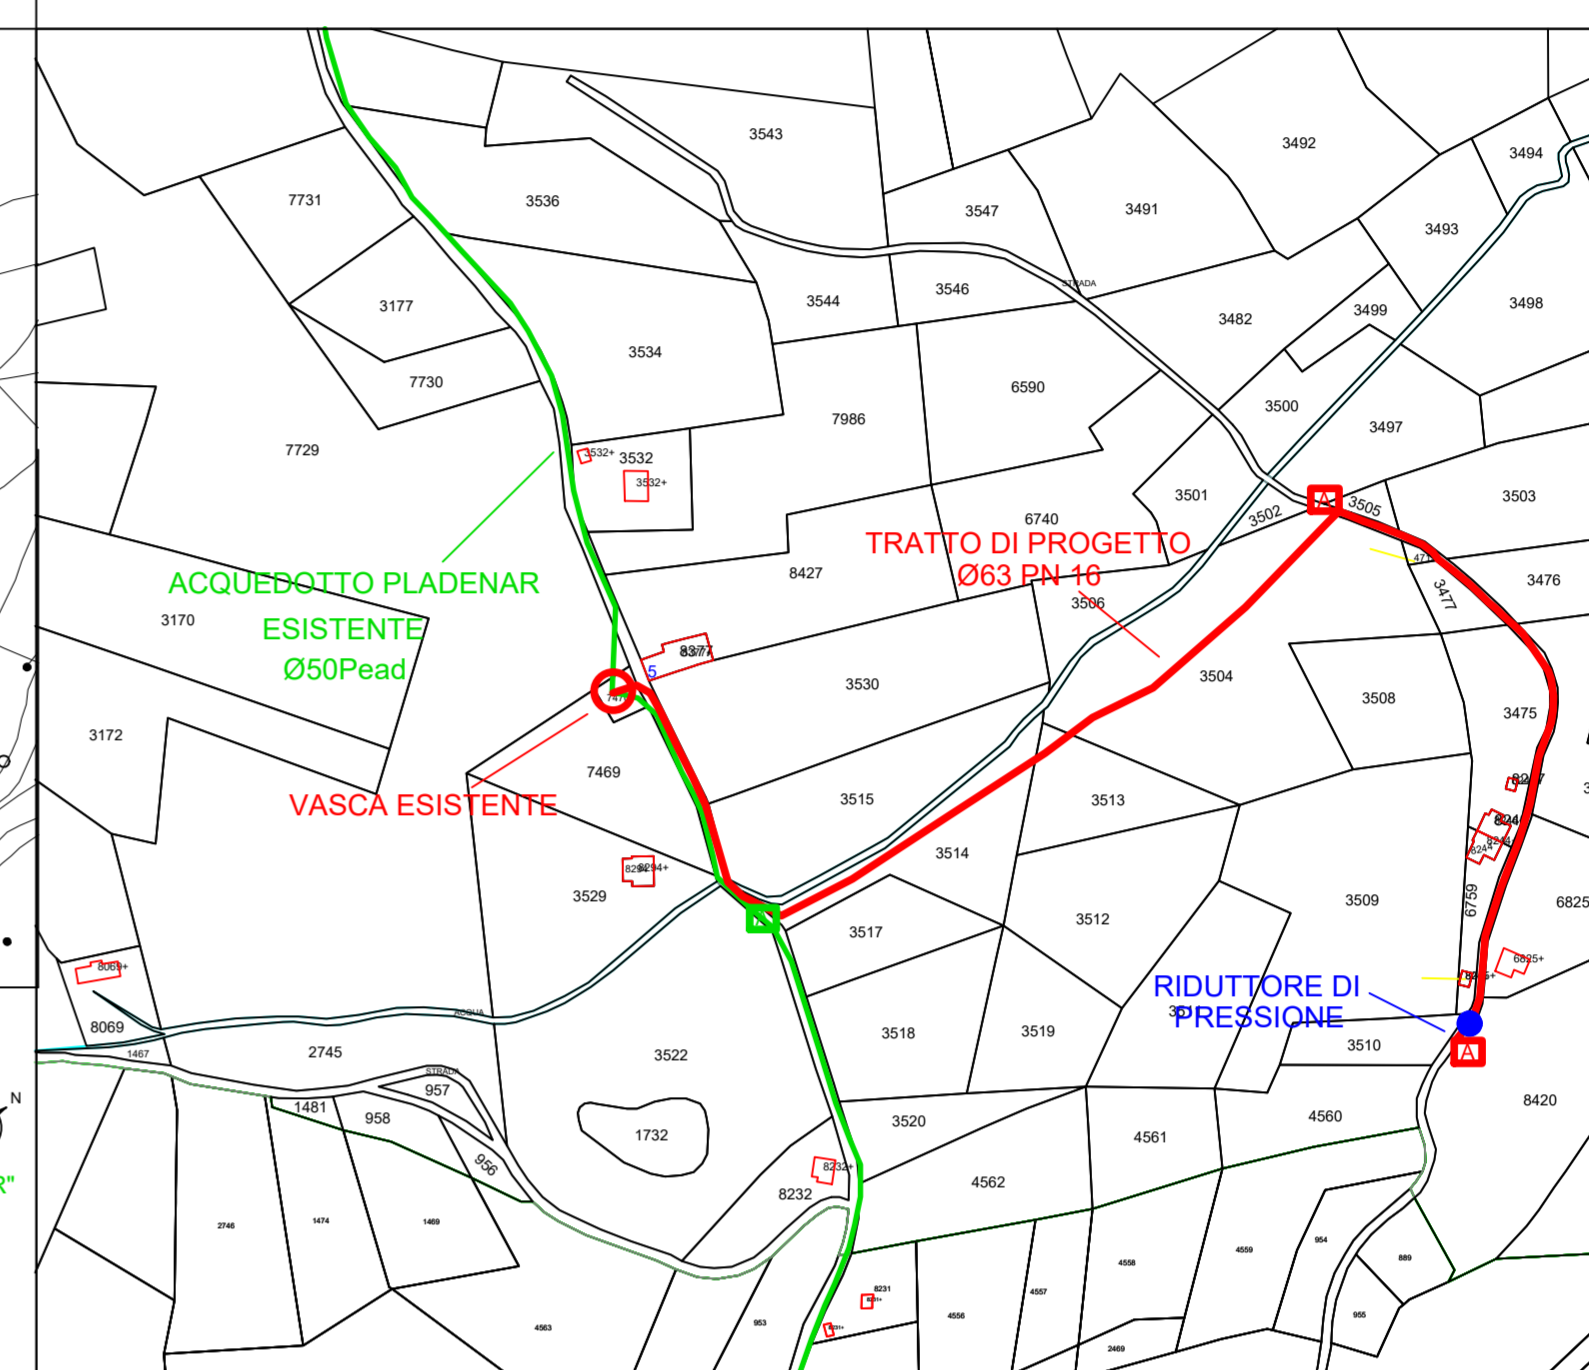

Particolari
costruttivi

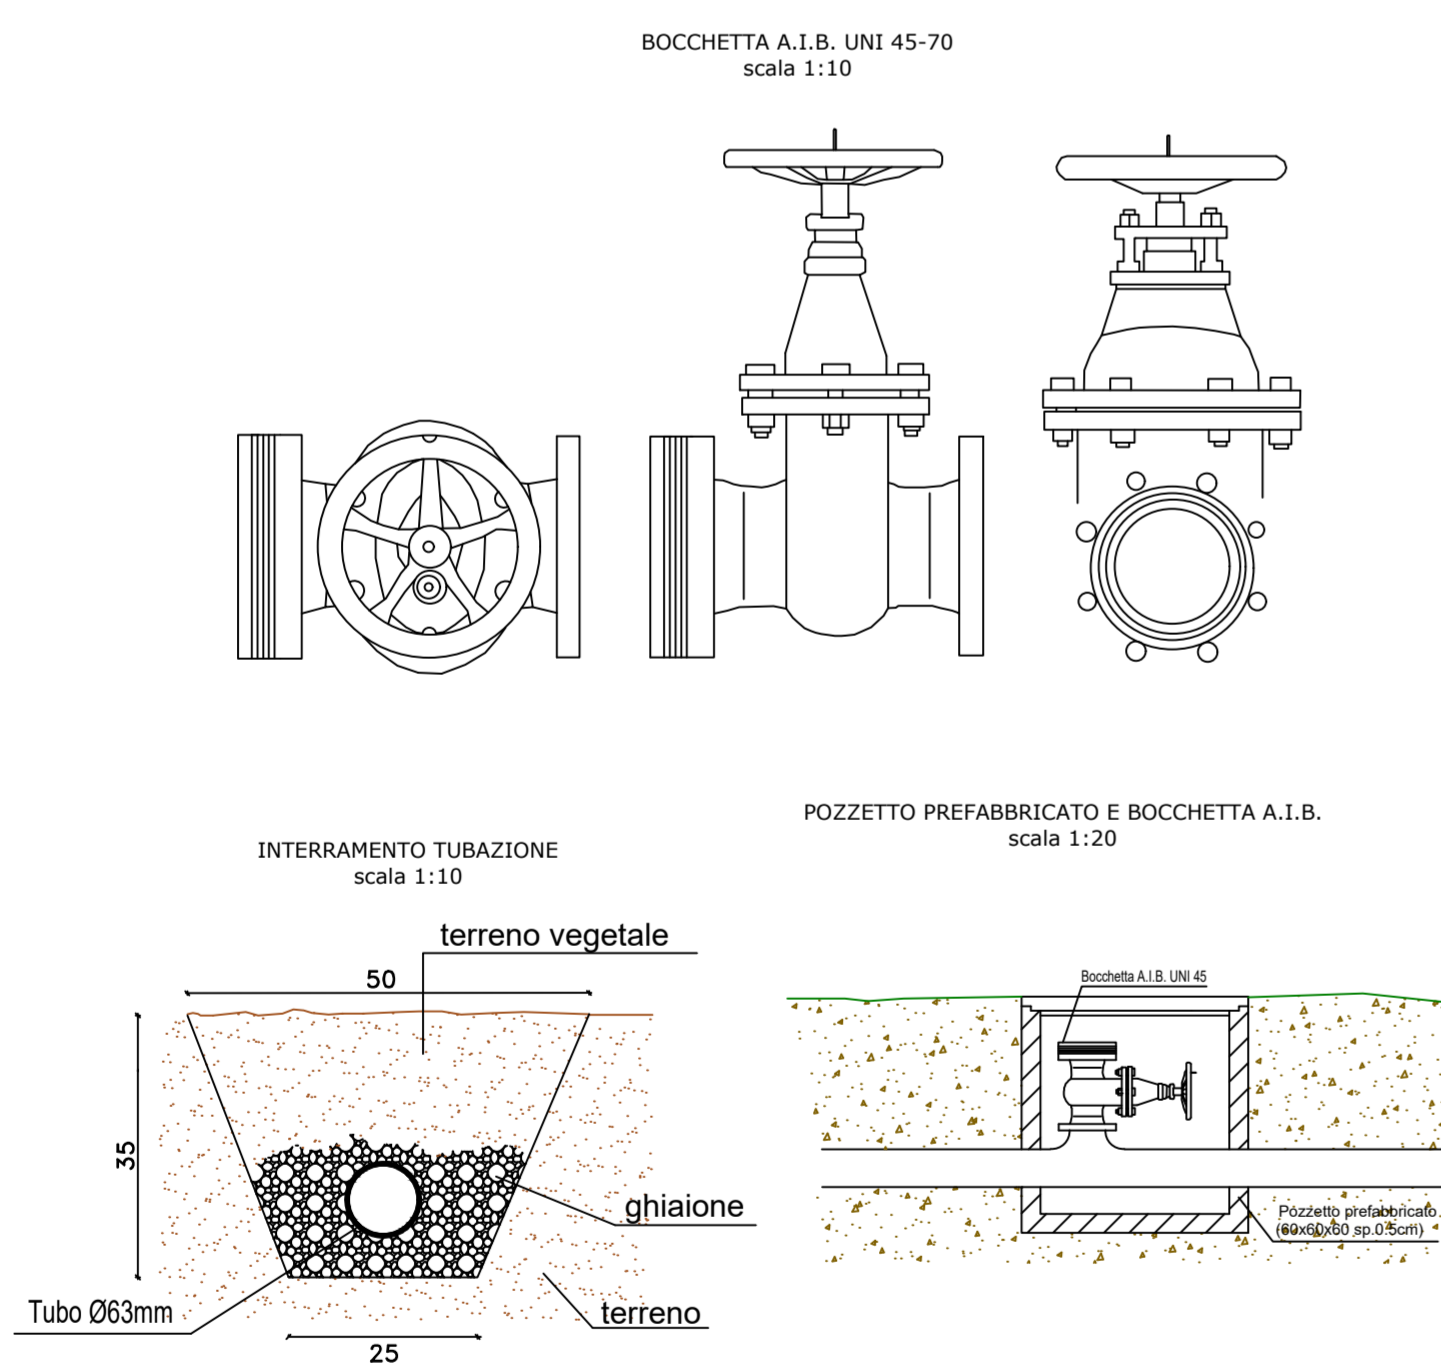

Ortofoto
scala 1:1.500

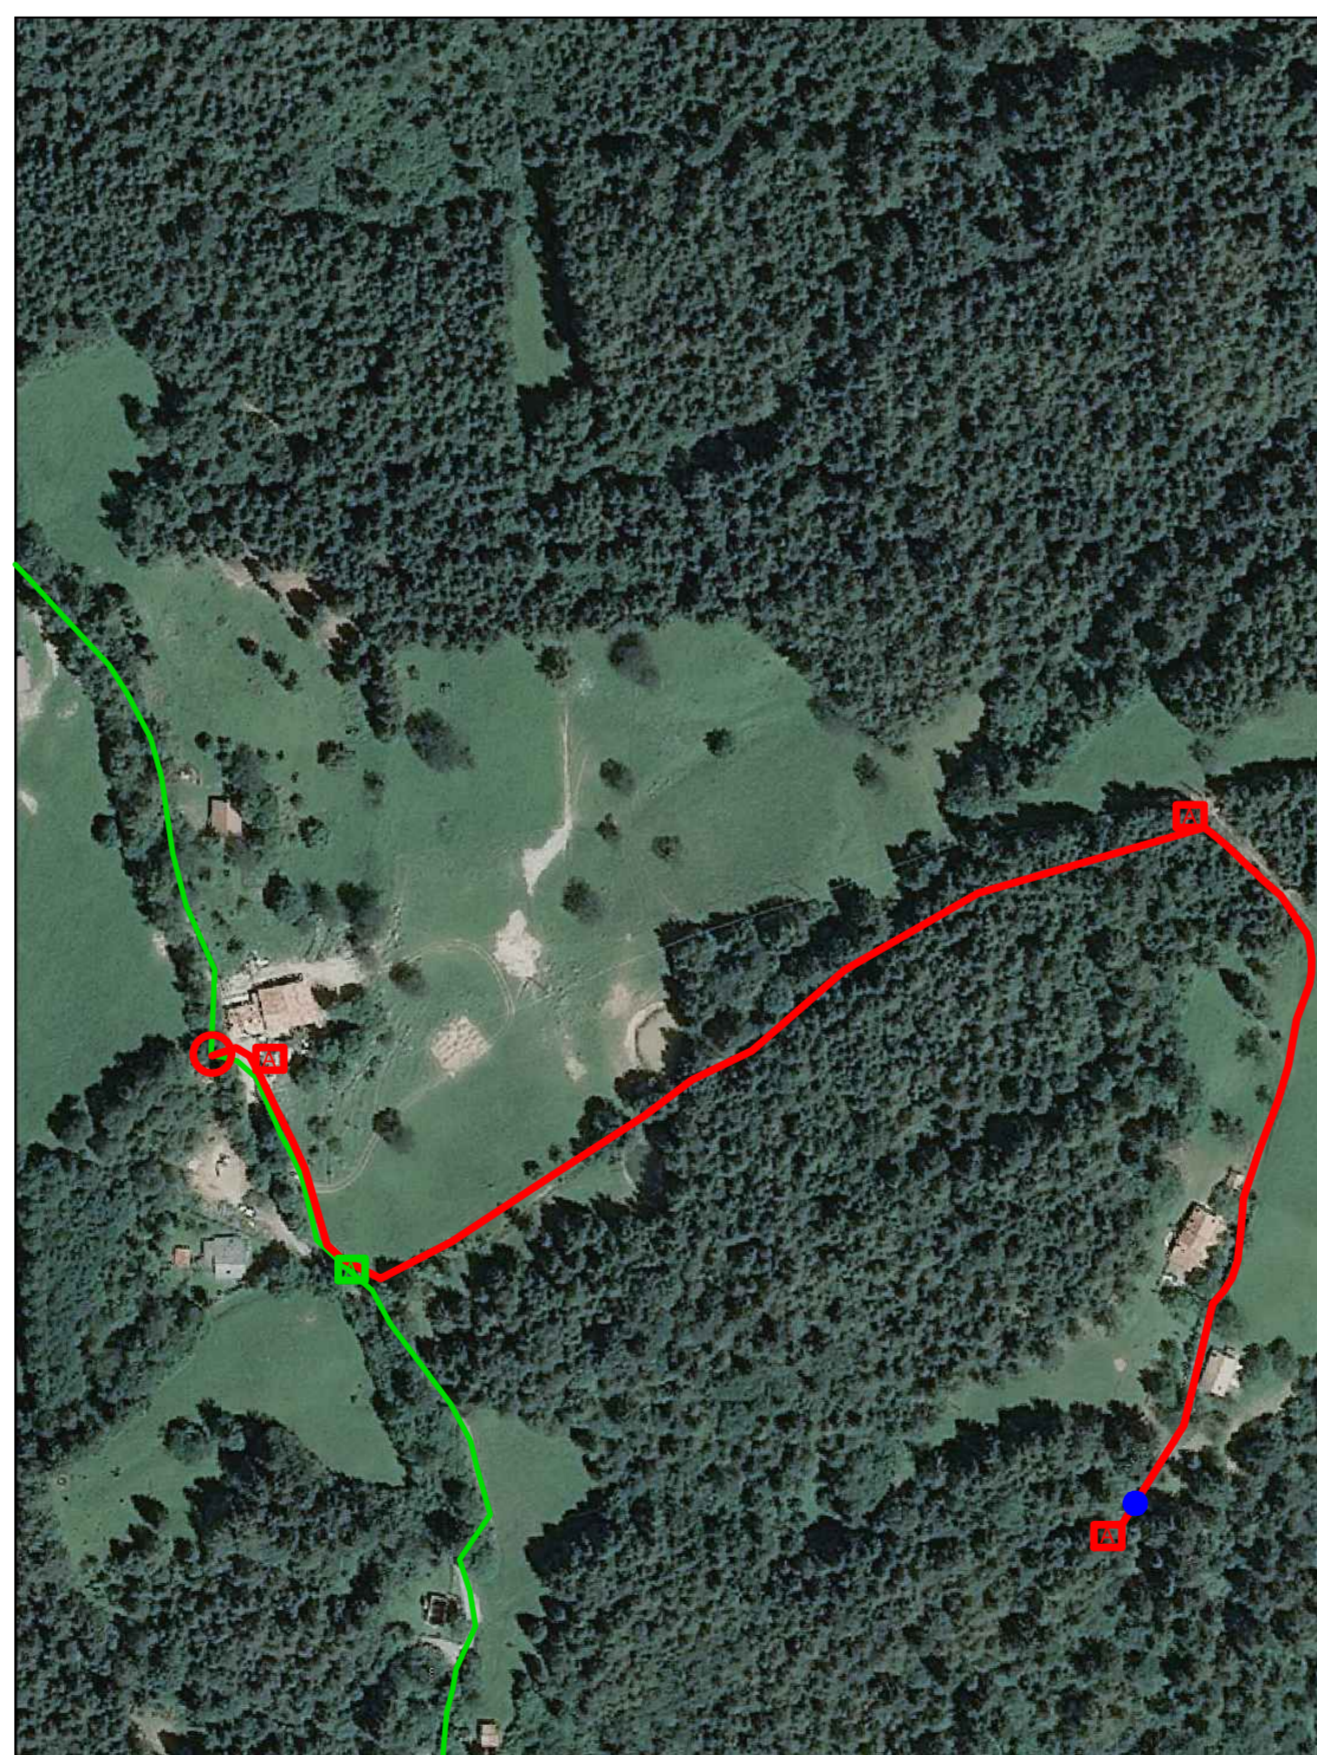

Documentazione
fotografica

FOTO 1



FOTO 2

